


LEGENDA			
	REFLETOR		TOMADA
	AR CONDICIONADO		LUMINÁRIA

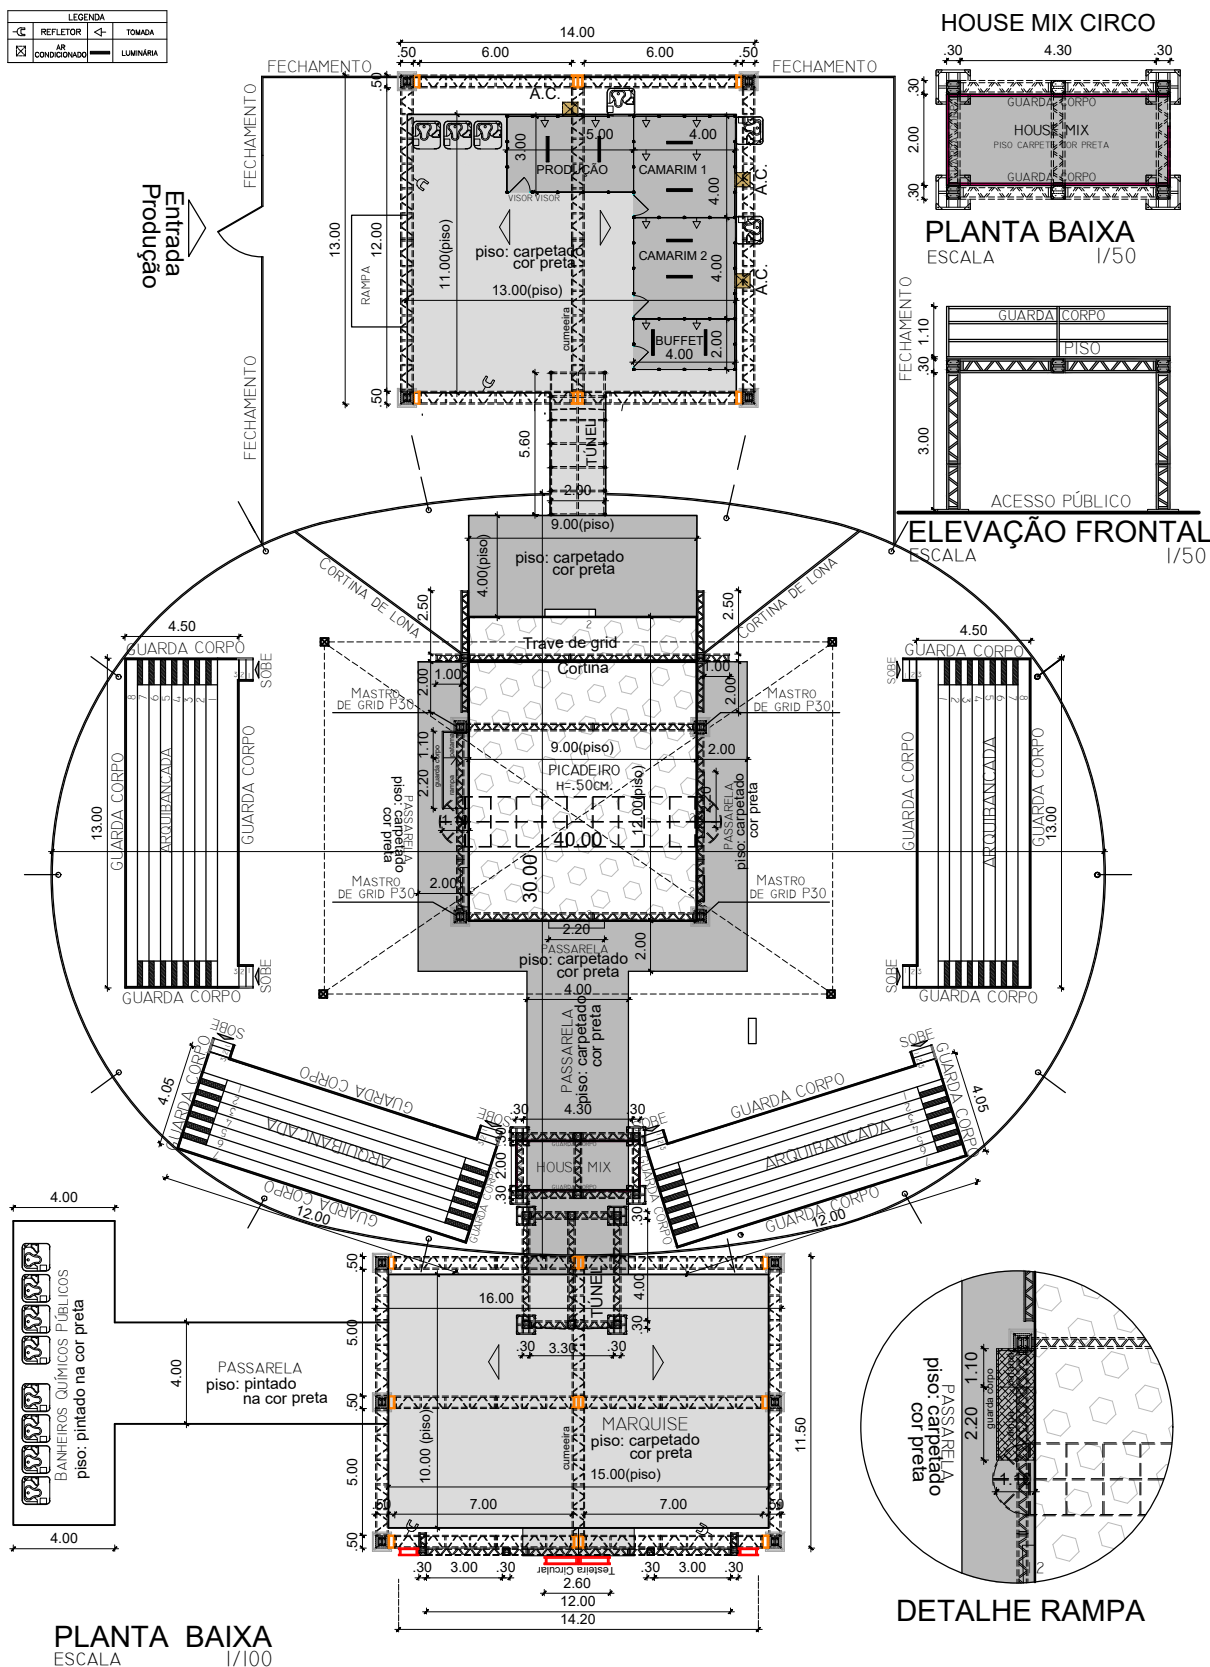

FUNДАРPE
FUNDAÇÃO DO PATRIMÔNIO
HISTÓRICO E ARTÍSTICO DE
PERNAMBUCO




GOVERNO DO ESTADO
Pernambuco
JUNTOS, FAZEMOS MAIS.

**Secretaria
de Cultura**

Gerente de Produção:	Assessor de Produção:	Desenhista Técnico:	Superv. de Infra:	Escala:	Data:	Prancha:
JÚLIO MAIA	TONI BRAGA	DENIS LUNA CREA:PE023702TD	ZALITÉIA PEDROSA CREA: PE043714-TD	1/100	JULHO / 2022	01/02
PLANTA BAIXA						


CIRCO

MARQUISE

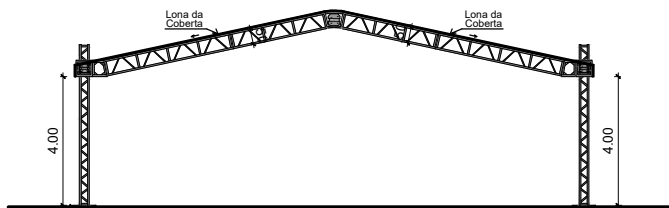


ELEVAÇÃO MARQUISE
ESCALA 1/100


PÓRTICO

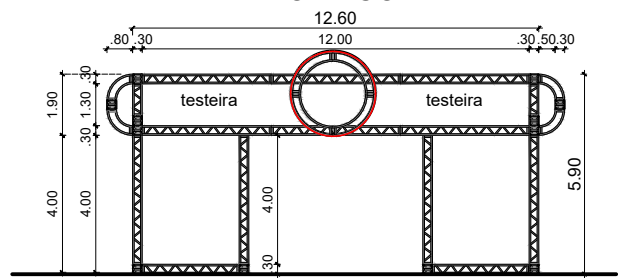

ELEVAÇÃO PÓRTICO
ESCALA 1/100

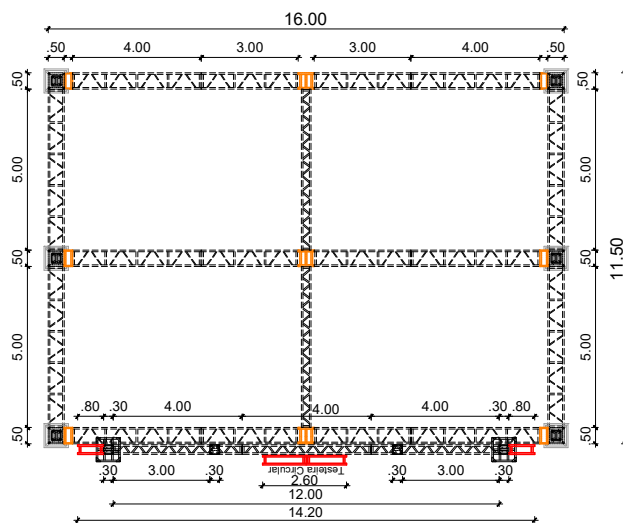


PLANTA BAIXA MARQUISE
ESCALA 1/100

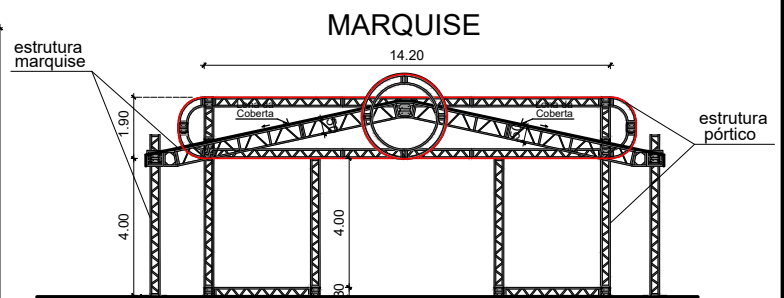


CORTE ESQUEMÁTICO MARQUISE E PÓRTICO
ESCALA 1/100


PÓRTICO

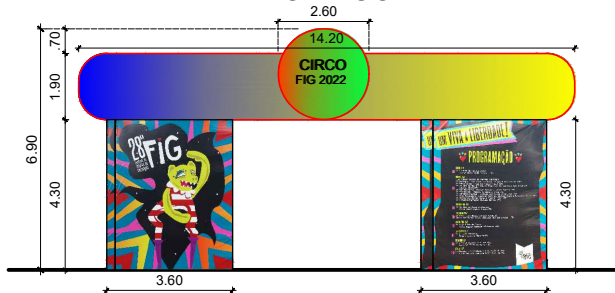

ELEVAÇÃO FRONTAL
ESCALA 1/100

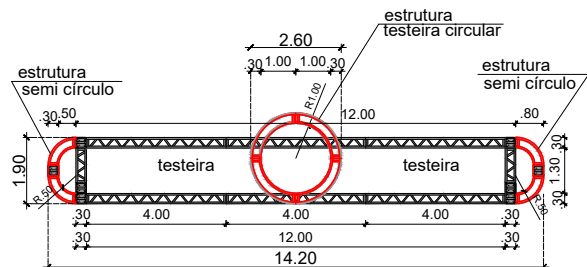

DETALHE ESTRUTURA DA TESTEIRA

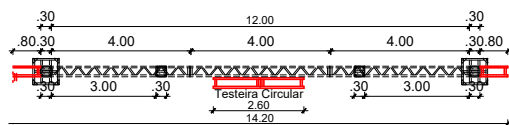

PLANTA BAIXA
ESCALA 1/100



FUNDAÇÃO DO PATRIMÔNIO
HISTÓRICO E ARTÍSTICO DE
PERNAMBUCO



GOVERNO DO ESTADO
Pernambuco
JUNTOS, FAZEMOS MAIS.

Secretaria
de Cultura

Gerente de Produção:

JÚLIO MAIA

Assessor de Produção:

TONI BRAGA

Desenhista Técnico:

DENIS LUNA
CREA:PE023702TD

Superv. de Infra:

ZALITÉIA PEDROSA
CREA: PE043714-TD

Escala:

1/100

Data:

JULHO / 2022

Prancha:

02/02

MARQUISE E PÓRTICO